



STACJA ODWADNIANIA I WAPNOWANIA OSADU (obiekt nr 7)

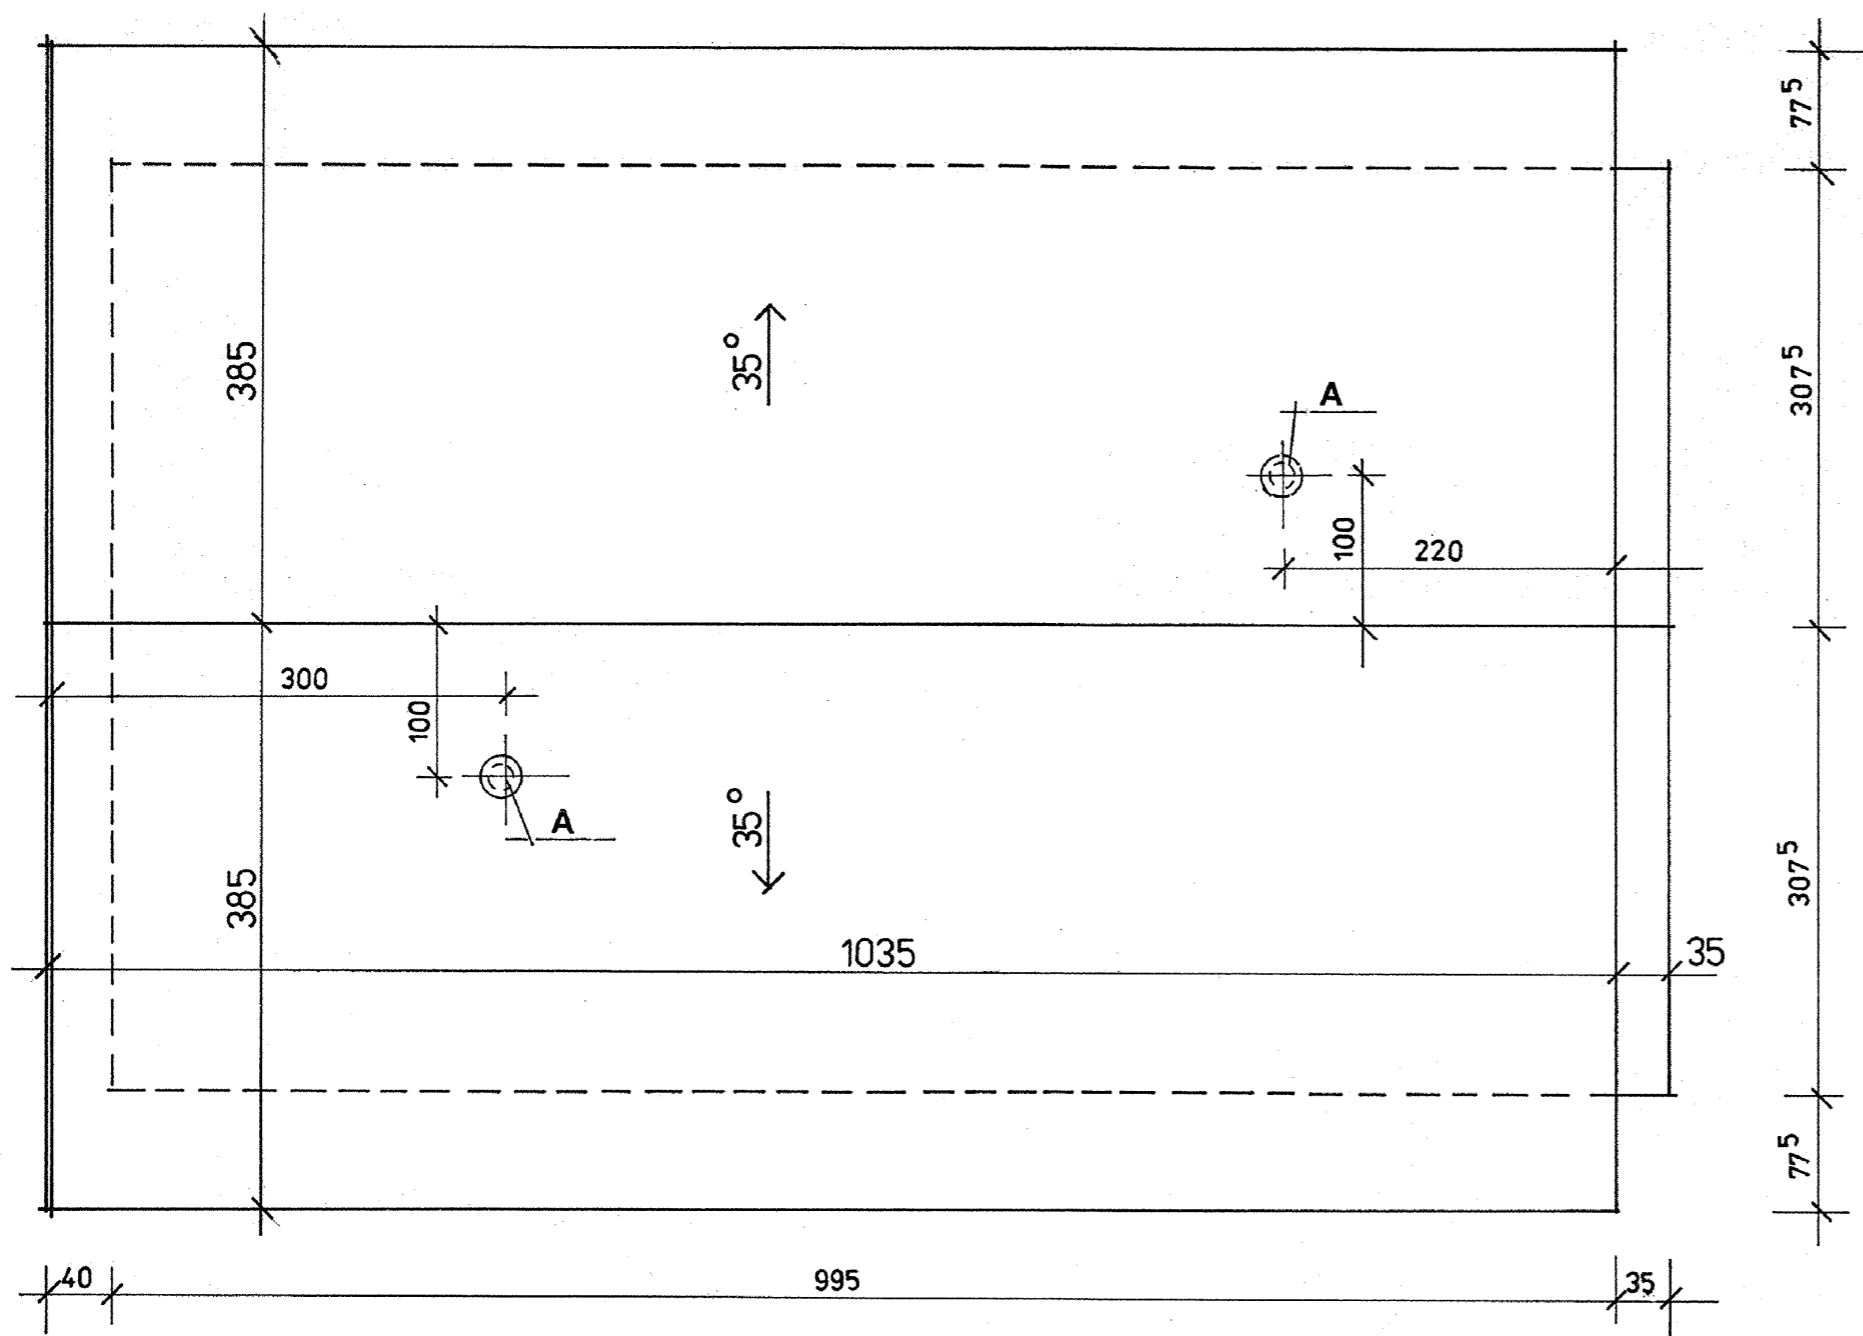

A – wentylacja / NASADA „TURBOWENT”

**POŁAĆ DACHOWA skala 1/50**

STACJA DMUCHAW (obiekt nr 8)

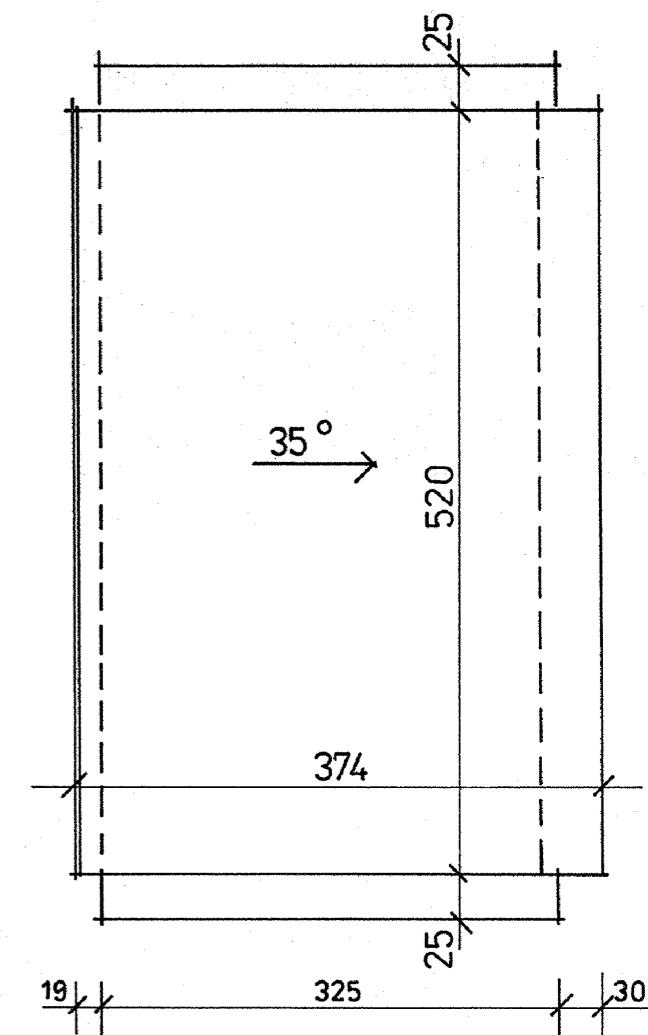

Biuro Projektów Systemów Wodno-Ściekowych „EKOSAN” ul. Dułęby 2A 20-326 Lublin tel. 81-441-88-21				
INWESTOR	GMINA TARNOGRÓD			
OBIEKT	ZBIORNIK (obiekt nr 6) BUDYNEK STACJI ODWADNIANIA OSADU (obiekt nr 7) BUDYNEK STACJI DMUCHAW (obiekt nr 8) NA TERENIE OCZYSZCZALNI ŚCIEKÓW w TARNOGRODZIE			
FUNKCJA	NAZWISKO – UPR – SPEC.	DATA	PODPIS	
PROJEKTANTA	mgr inż. J Wiśniewski upr. bud. nr 13/64 spec. konstrukcyjno-inż.	09 - 2012 R		SKALA 1 / 50
ASYSTENT	techn. E. Powol upr. bud. nr 1125/Lb/80 spec. konstrukcyjno-bud.	09 - 2012 R		NR ZLEC. 382/06/12
WERYFIKATOR	mgr inż. E. Dobrowolski upr. bud. nr 1232/Lb/72 spec. konstrukcyjno-inż.	09 - 2012 R		RYS. 10